

# PROVINCIA PESCARA COMUNE DI PESCARA

**Indirizzo:**  
via Aterno, 257  
65100 Pescara

**Committente:**  
Società Unica Abruzzese di Trasporto - TUA Spa  
via Asinio Herio, 75  
66100 Chieti

**Progetto:**  
Cabina di Verniciatura TUA Spa Pescara,  
IMPIANTO DI VERNICIATURA ed ESSICCAMENTO

**Oggetto:**  
PLANIMETRIA GENERALE ZONA INTERVENTO  
DISTRIBUZIONE IMPIANTO ELETTRICO ESISTENTE

Tav.3

Scala: 1:250  
Revisione: 1:100  
Codice: \_\_\_\_\_  
data: 14/01/2020

**Progettista dell'Antincendio:**




Ing. Andrea Basti  
Via Avezzano n.8  
67100, L'Aquila (AQ)  
tel./fax.: 0862700438  
e-mail: ing.basti@gmail.com  
www.bastiandreaingegneria.com

**Timbro e firma**



Spazio riservato all'Ufficio:

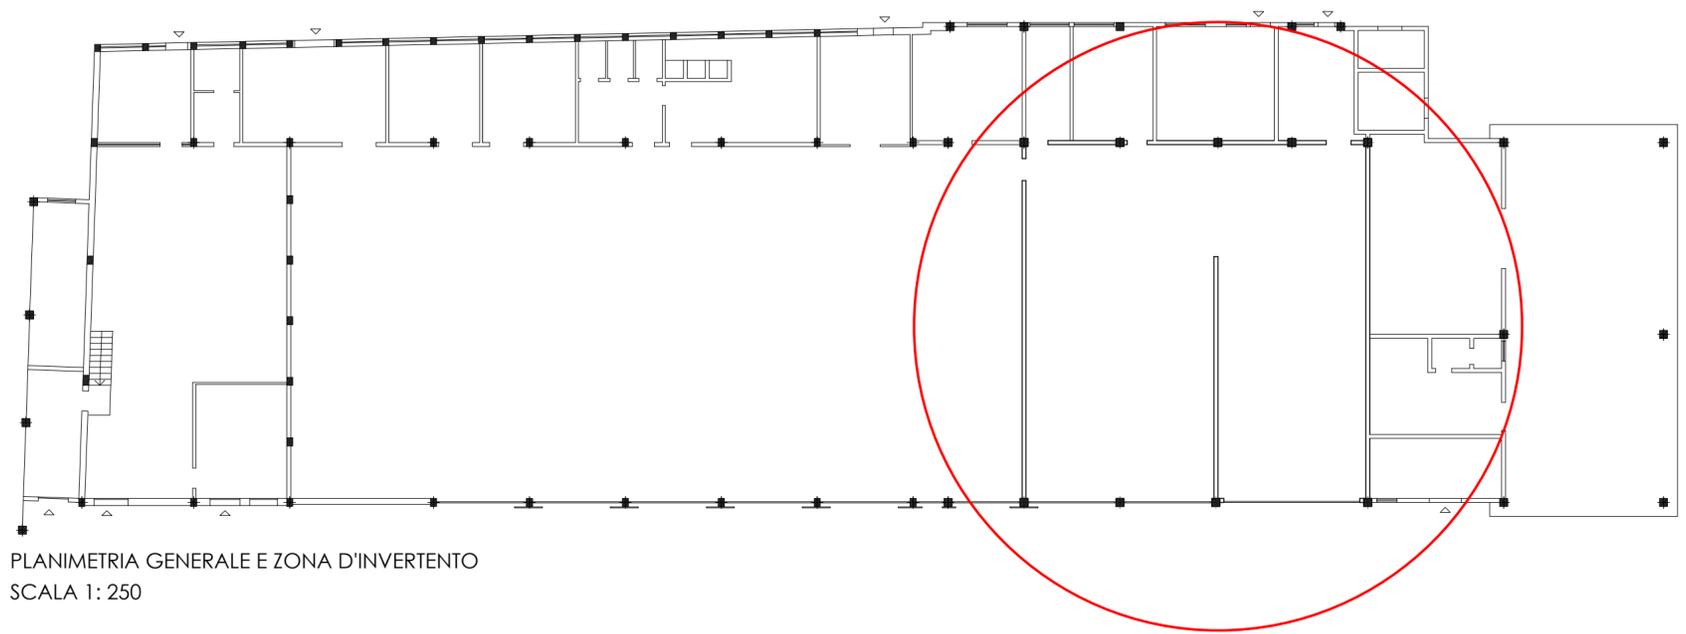

LEGENDA	
	QUADRO ELETTRICO GENERALE OFFICINA
	PASSERELLA ASOLATA 120x80 mm CON ACCESSORI E STAFFAGGI
	DERIVAZIONE PIANA 90° IN ACCIAIO ZINCATO 300X75mm
	DERIVAZIONE T IN ACCIAIO ZINCATO 300X75mm
	CORPO ILLUMINANTE A DUE TUBI FL DA S8W
	PULSANTE SERIE CIVILE
	PRESA INTERBLOCCATA 2x16A +T
	PRESA INTERBLOCCATA 3x16A +T
	PRESA INTERBLOCCATA 3x 32A +T
	ALIMENTAZIONE FORZA MOTRICE 4X25 mmq
	ALIMENTAZIONE ILLUMINAZIONE 4X2,5 mmq