

PROVINCIA PESCARA COMUNE DI PESCARA

Indirizzo: via Aterno, 257
65100 Pescara

Committente: Società Unica Abruzzese di Trasporto - TUA Spa
via Asinio Herio, 75
66100 Chieti

Progetto: Cabina di Verniciatura TUA Spa Pescara,
IMPIANTO DI VERNICIATURA ed ESSICCAMENTO

Oggetto: LAYOUT NUOVA CABINA DI VERNICIATURA
NUOVE LINEE DI ALIMENTAZIONE ELETTRICHE

Tav.4 Scala: 1:100 Revisione: _____ Codice: _____
data: 14/01/2020


Progettista dell'Antincendio:

Andrea Basti
Architettura & Ingegneria
Ing. Andrea Basti
Via Avezzano n.8
67100, L'Aquila (AQ)
tel./fax.: 0862700438
e-mail: ing.basti@gmail.com
www.bastiandreaingegneria.com

Timbro e firma

Ingegnere
ANDREA BASTI
N° 2268
Sezione A

Spazio riservato all'Ufficio:

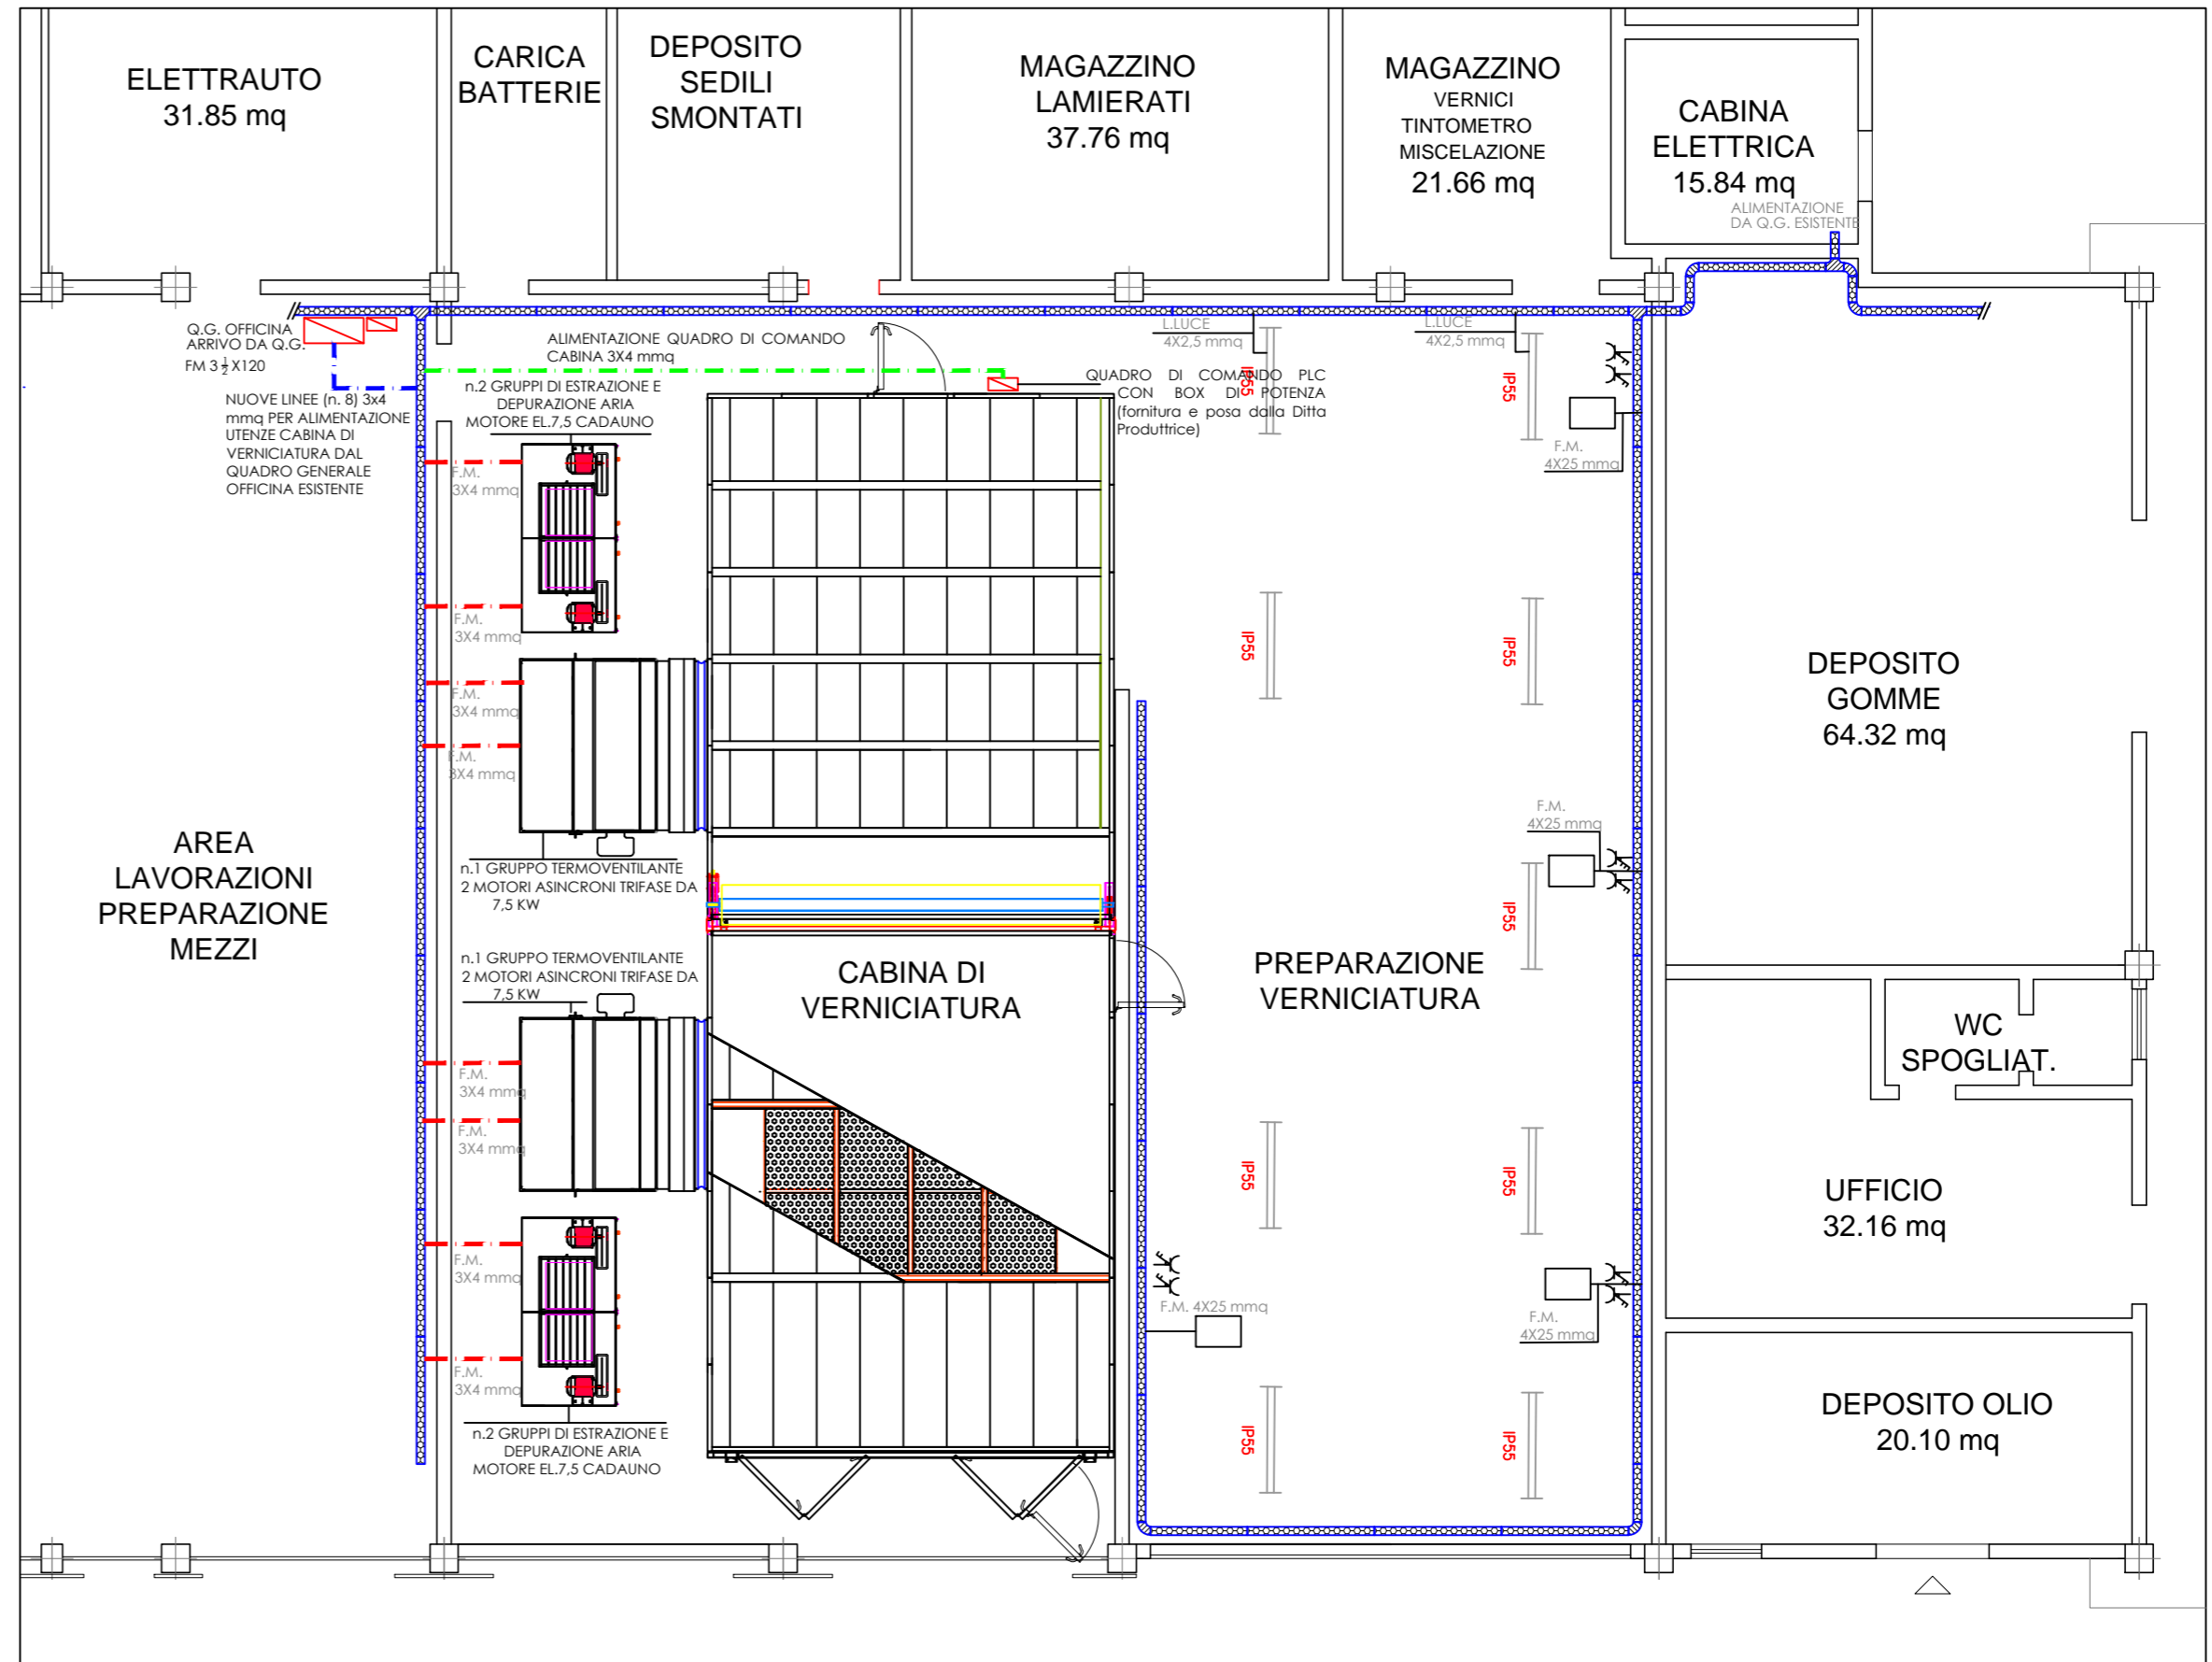

ZONA OGGETTO DI INTERVENTO_NUOVE LINEE DI ALIMENTAZIONE ELETTRICHE

